

**MAPA DO CELÓW PROJEKTOWYCH**

Arkusz 2(2)

wykonana przez: Pracownia Geodetyzmo - Kartograficzna  
Andrzej Urbański  
ul. Batalionu "Parasol" 19/601  
45-287 Opolo tel. 774559057  
NIP 754-123-67-98


Godło mapy zas. 6.143.16.22.2.1,  
6.143.16.22.2.3,

układ współrzędnych "2000s6"  
poziom odniesienia "Kronstadt '86"  
Identyfikator rob. geod.: G.6640.1.128.2018  
Aktualizacja na dzień: 02.04.2019


Mapa w skali 1:500

województwo opolskie  
jednostka ewidencyjna 160101\_1 Brzeg - Miasto  
obręb 1102, Centrum  
działka 1013 arkusz 8, działka 869 arkusz 12  
ul. Jana Pawła II, ul. Piastowska  
Mapa do celów projektowych została wykonana  
bez ustalenia obciążeń służebnościami gruntowymi.

Nie wyklucza się istnienia w terenie innych  
nie wykazanych na niniejszej mapie urządzeń  
podziemnych, które miałyby zgodnie  
z inwentaryzacją lub o których brak  
jest informacji w instytucjach branżowych.

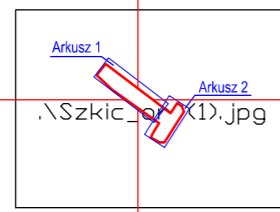

Szkic orientacyjny

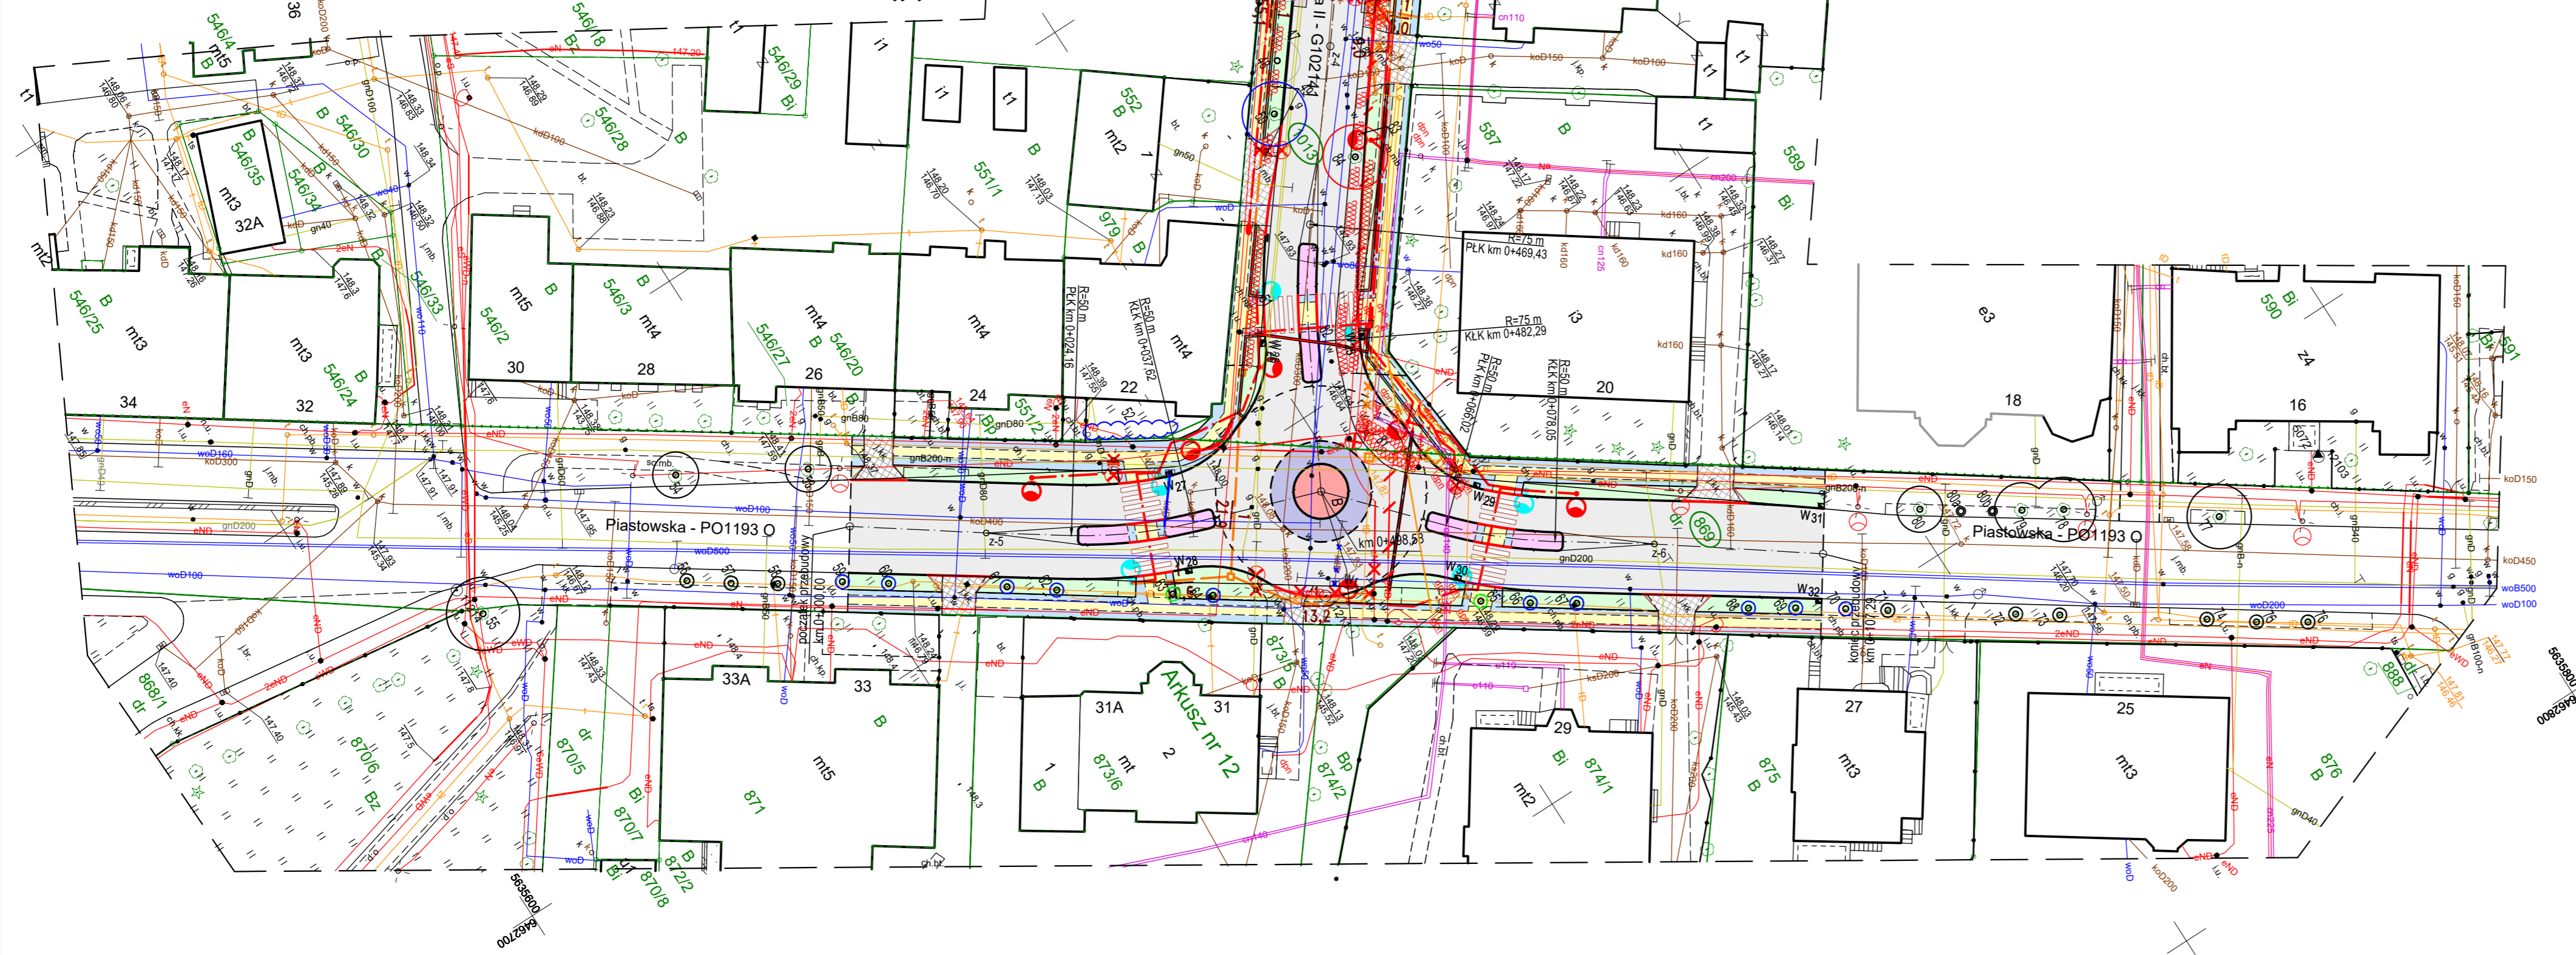

**LEGENDA**

- proj. jezdnia z betonu asfaltowego
- proj. pas ruchu dla rowerów z betonu asfaltowego
- proj. droga dla rowerów z betonu asfaltowego
- proj. droga dla rowerów z kostki brukowej betonowej (z odzysku - istniejąca kostka do przełożenia)
- proj. pasy postojowe oraz wyspy dzielące z kostki granitowej 9-11 cm
- proj. chodnik z płyt kamiennych szer. 120 cm
- proj. chodnik z kostki bazaltowej 4-6 cm
- proj. wjazd z kostki kamiennej 16-20 cm
- proj. zieleń uliczna
- proj. krawężnik kamienny 15-17 x 30 cm
- proj. krawężnik obniżony
- proj. obramowanie z kostki kam. 16-20 cm
- proj. obrzeże chodnikowe
- proj. ogrodzenie segmentowe U-12a
- granica własności działek
- drzewa wyznaczone do usunięcia przez Inwestora w ramach bieżącej pielęgnacji
- drzewa wyznaczone do usunięcia kolidujące z proj. zagospodarowaniem terenu

**OZNACZENIA - CZ. ELEKTRYCZNA**

- ISTN. OŚWIETL. ULICZNE
- ISTN. LINIE KABLOWE N/N
- ISTN. LINIE KABLOWE W/N
- PROJ. LINIE KABLOWE N.N.
- PROJ. OŚWIETLENIE ULICZNE
- PROJ. OŚWIETLENIE PRZEJŚĆ DLA PIESZYCH
- ISTN. SIECI DO DEMONTAŻU
- ISTN. SIECI DO PRZEBUDOWY
- PROJ. MUFA KABLOWA NA KABLU OŚWIETL. W MIEJSCU SŁUPA OŚWIETLENIOWEGO PRZEWIDZIANEGO DO DEMONTAŻU

**OZNACZENIA - CZ. TELETECHNICZNA**

- ISTN. SIĘĆ KABLOWA TELETECHNICZNA
- PROJ. ZABEZP. ISTN. SIECI TELETECHNICZNYCH
- PROJ. PRZEBUDOWA ISTNIEJĄCYCH SIECI TELETECHNICZNYCH ORAZ BUDOWA KANAŁU TECHNOLOGICZNEGO
- ISTN. SIECI DO DEMONTAŻU
- ISTN. SIECI DO PRZEBUDOWY

**LEGENDA**

- proj. wpusty deszczowe
- proj. przykanaliki do wpustów deszczowych
- istn. przykanaliki do wpustów deszczowych do wykorzystania
- istn. wpusty deszczowe i przykanaliki do demontażu i zaślepienia

**LEGENDA ZIELENI**

- Ist. drzewa liściaste wraz z numerem wykazu inwentaryzacyjnego
- Ist. krzewy
- Ist. skupiny krzewów drzew
- Ist. żywopłoty liściaste
- Drzewa wyznaczone do usunięcia kolidujące z inwestycją
- Krzewy wyznaczone do usunięcia kolidujące z inwestycją
- Skupiny krzewów wyznaczone do usunięcia kolidujące z inwestycją
- Żywopłoty liściaste wyznaczone do usunięcia kolidujące z inwestycją
- Drzewa wyznaczone do usunięcia w ramach cięć sanitarnych
- Drzewa wyznaczone do zabezpieczenia na czas budowy
- Drzewa nieistniejące
- Drzewa wyznaczone do przesadzenia

**Projektowanie i Wykonawstwo Terenów Zieleni "SZEŚĆ"**  
45-086 Opolo, ul. Powstańców St. 6/2  
tel./fax (077) 454 40 29

OBIEKT ADRES	Ul. Jana Pawła II w Brzegu wraz ze skrzyżowaniem z ul. Piastowską w Brzegu		
TEMAT	Inwentaryzacja zieleni wraz z projektem gospodarki drzewostanem		
Projektant	mgr inż. arch. krajobrazu Marcin Czyżowski	Zieleń	
Projektant	mgr inż. Antoni Plamitzer	Drogi 18/76Op.	
Data 04.2019	umowa nr BI.7013.4.U1.2018	Skala 1:500	Rys nr 1.2