

**MAPA DO CELÓW PROJEKTOWYCH**

**Arkusz 2(2)**

wykonana przez: Pracownia Geodetyzno - Kartograficzna  
Andrzej Urbański  
ul. Batalionu "Parasol" 19/601  
45-287 Opolo tel. 774559057  
NIP 754-123-67-98

Godło mapy zas. 6.143.16.22.2.1,  
6.143.16.22.2.3,

układ współrzędnych "2000s6"  
poziom odniesienia "Kronstadt '86"  
Identyfikator rob. geod.: G.6640.1.128.2018  
Aktualizacja na dzień: 02.04.2019


**Mapa w skali 1:500**

województwo opolskie  
jednostka ewidencyjna 160101\_1 Brzeg - Miasto  
obręb 1102, Centrum  
działka 1013 arkusz 8, działka 869 arkusz 12  
ul. Jana Pawła II, ul. Piastowska  
Mapa do celów projektowych została wykonana  
bez ustalenia obciążeń służebnościami gruntowymi.

Nie wyklucza się istnienia w terenie innych  
nie wykazanych na niniejszej mapie urządzeń  
podziemnych, które miałyby zastosowanie  
do inwentaryzacji lub o których brak  
jest informacji w instytucjach branżowych.



Szczegółowy

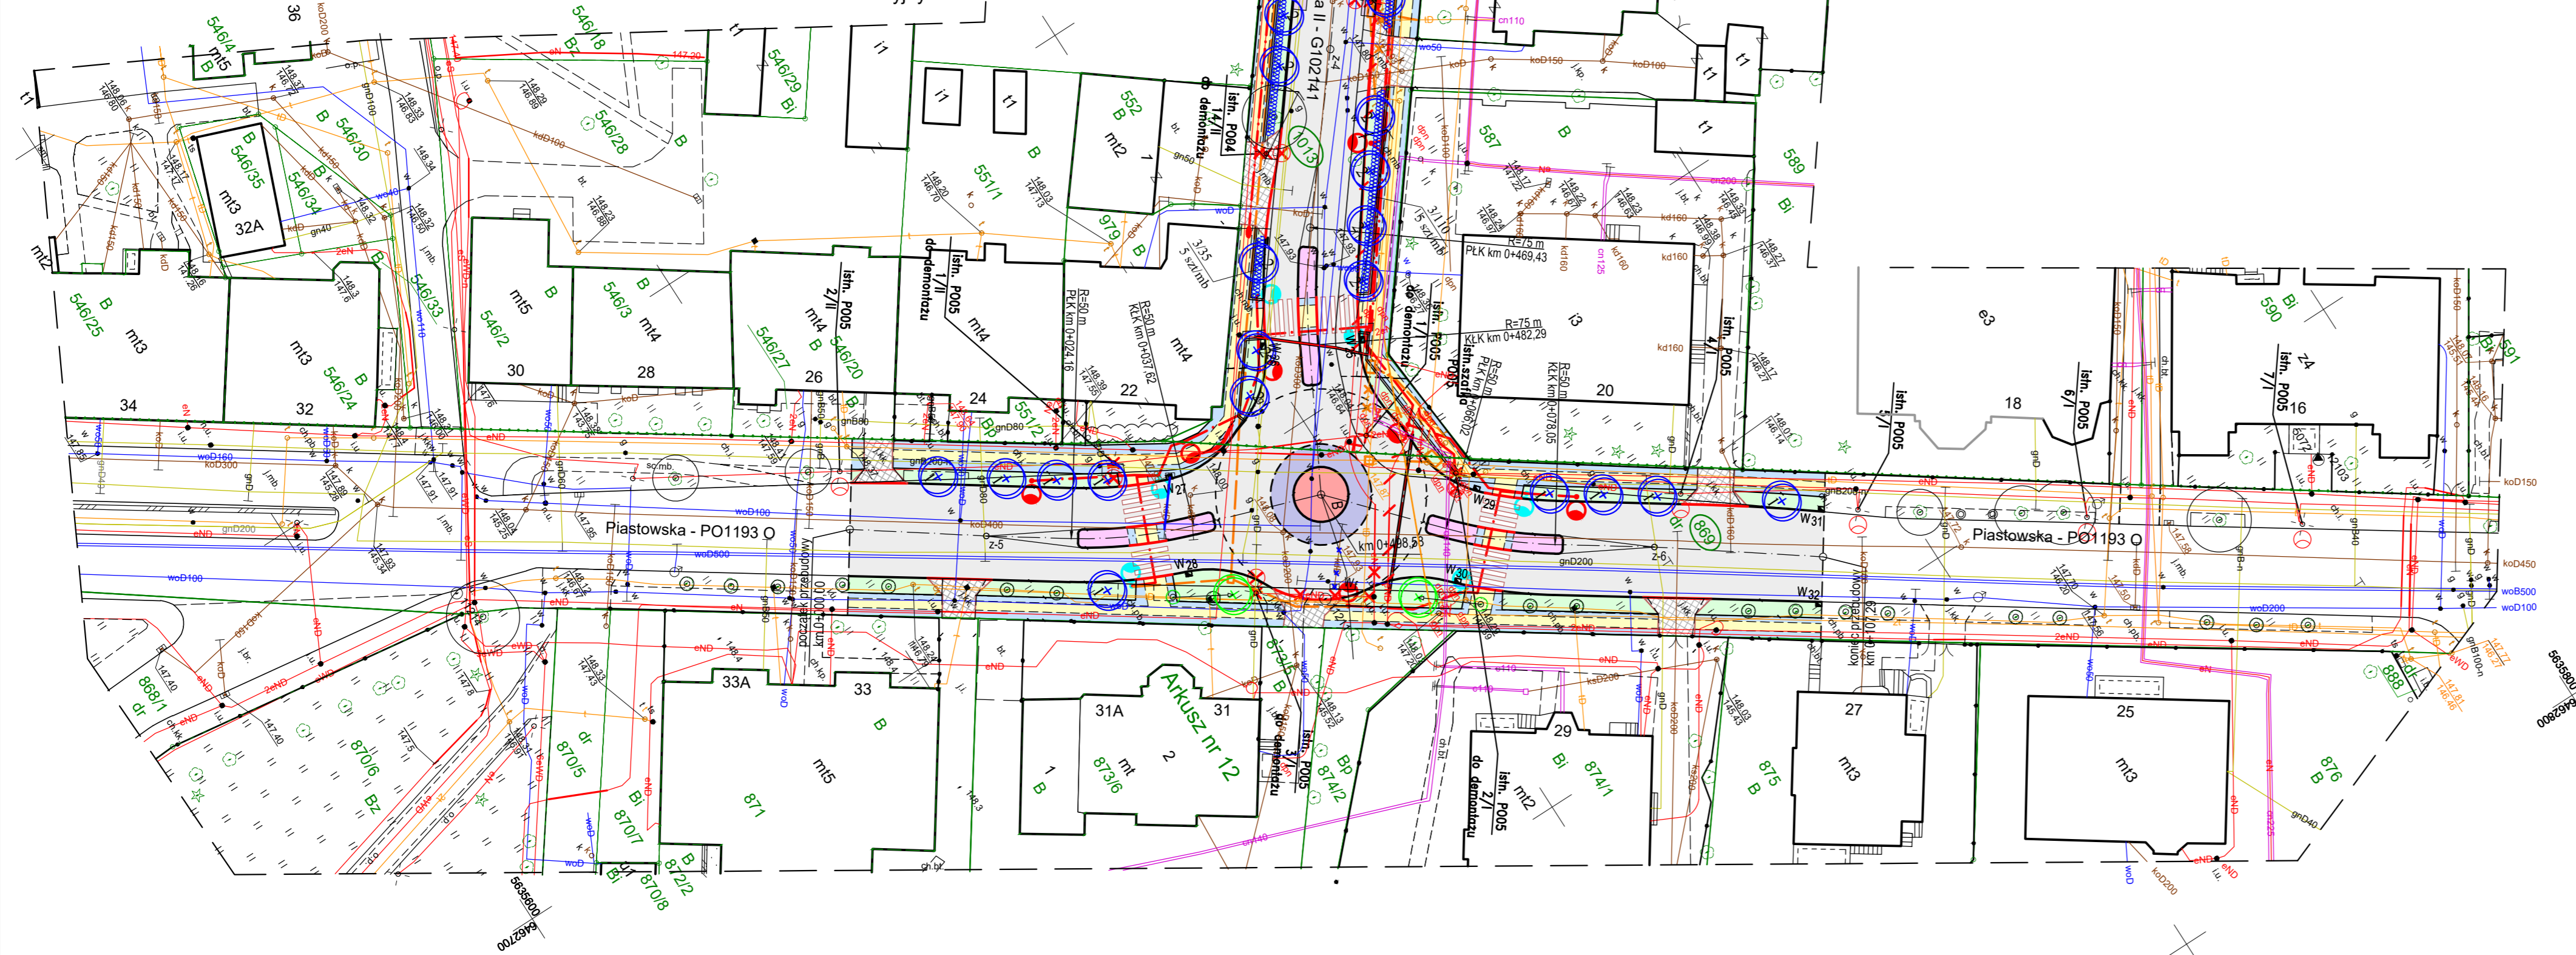

**LEGENDA**

- proj. jezdnia z betonu asfaltowego
- proj. pas ruchu dla rowerów z betonu asfaltowego
- proj. droga dla rowerów z betonu asfaltowego
- proj. droga dla rowerów z kostki brukowej betonowej (z odzysku - istniejąca kostka do przełożenia)
- proj. pasy postojowe oraz wyspy dzielące z kostki granitowej 9-11 cm
- proj. chodnik z płyt kamiennych szer. 120 cm
- proj. chodnik z kostki bazaltowej 4-6 cm
- proj. wjazdy z kostki kamiennej 16-20 cm
- proj. zieleń uliczna
- proj. krawężnik kamienny 15-17 x 30 cm
- proj. krawężnik obniżony
- proj. obramowanie z kostki kam. 16-20 cm
- proj. obrzeże chodnikowe
- proj. ogrodzenie segmentowe U-12a
- granica własności działek
- drzewa wyznaczone do usunięcia przez Inwestora w ramach bieżącej pielęgnacji
- drzewa wyznaczone do usunięcia kolidujące z proj. zagospodarowaniem terenu

**OZNACZENIA - CZ. ELEKTRYCZNA**

- ISTN. OŚWIETL. ULICZNE
- ISTN. LINIE KABLOWE N/N
- ISTN. LINIE KABLOWE W/N
- PROJ. LINIE KABLOWE N.N.
- PROJ. OŚWIETLENIE ULICZNE
- PROJ. OŚWIETLENIE PRZEJŚĆ DLA PIESZYCH
- ISTN. SIECI DO DEMONTAŻU
- ISTN. SIECI DO PRZEBUDOWY
- PROJ. MUFA KABLOWA NA KABLU OŚWIETL. W MIEJSCU SŁUPA OŚWIETLENIOWEGO PRZEWIDZIANEGO DO DEMONTAŻU

**OZNACZENIA - CZ. TELETECHNICZNA**

- ISTN. SIEĆ KABLOWA TELETECHNICZNA
- PROJ. ZABEZP. ISTN. SIECI TELETECHNICZNYCH
- PROJ. PRZEBUDOWA ISTNIEJĄCYCH SIECI TELETECHNICZNYCH ORAZ BUDOWA KANAŁU TECHNOLOGICZNEGO
- ISTN. SIECI DO DEMONTAŻU
- ISTN. SIECI DO PRZEBUDOWY

**LEGENDA**

- W10 proj. wpusty deszczowe
- proj. przykanaliki do wpustów deszczowych
- istn. przykanaliki do wpustów deszczowych do wykorzystania
- istn. wpusty deszczowe i przykanaliki do demontażu i zaślepienia

**LEGENDA ZIELENI**

- Ist. drzewa liściaste wraz z numerem wykazu inwentaryzacyjnego
- Ist. krzewy
- Ist. skupiny krzewów i podrostów drzew
- Projektowane drzewa liściaste z numerem doboru gatunkowego
- Projektowane żywopłoty liściaste
- Nr doboru / ilość sztuk rozsadza
- Lokalizacja przesadzanych drzew

**Projektowanie i Wykonawstwo Terenów Zielni "SZEŚĆ"**  
45-086 Opolo, ul. Powstańców Sl. 6/2  
tel./fax (077) 454 40 29

**Ul. Jana Pawła II w Brzegu wraz ze skrzyżowaniem z ul. Piastowską w Brzegu**

Projektant: mgr inż. arch. krajobrazu Marcin Czyżowski  
Data 04.2019  
umowa nr BI.7013.4.U1.2018

Zieleń  
Skala 1:500  
Rys nr 2.2